
 


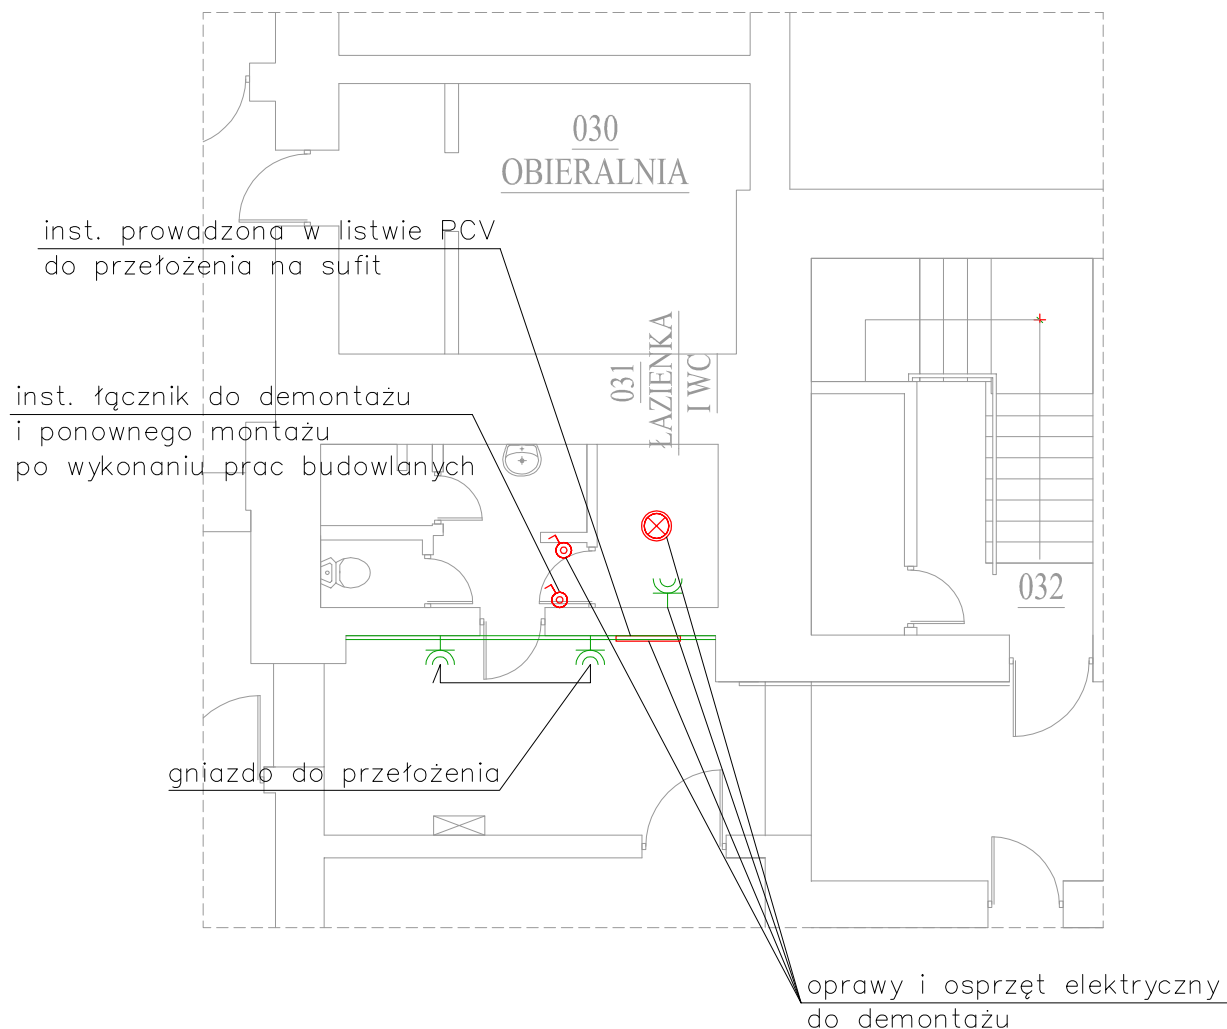

PRACOWNIA PROJEKTOWA



POLSKA GRUPA PROJEKTOWO WYKONAWCZA Sp. z o.o.
ul. Długa 44/50, 00-241 Warszawa; tel 510 615 610

INWESTOR:

Powiat Wołomiński
ul. Prądyńskiego 3, 05-200 Wołomin

TYTUŁ PROJEKTU:

**PRZEBUDOWA BUDYNKU DPSu O WEWNĘTRZNY
SZYB WINDOWY DO PRZEWÓZU OSÓB
NIEPEŁOSPRAWNYCH**

ADRES INWESTYCJI:

Dom Pomocy Społecznej
ul. Konstytucji 3 Maja 7, 05-250 Radzymin

BRANŻA:	PROJEKTANT:	NR UPR.:	PODPIS:
INST.ELEKTRYCZNE PROJEKTOWAŁ	inż. Wiesła Giziński	64/Wa/73 w specj. inst. elektr.	
INST.ELEKTRYCZNE SPRAWDZIŁ	mgr inż. Waldemar Duranc	St-239/86 w specj. inst. elektr.	
INST.ELEKTRYCZNE OPRACOWAŁ	Zbigniew Woźniński	-	
INST.ELEKTRYCZNE OPRACOWAŁ	Piotr Sperzyński	-	

TYTUŁ RYSUNKU:

**PLAN INSTALACJI ELEKTRYCZNYCH.
RZUT PIWNICY-DEMONTAŻE**

DATA: 16.10.2015 r.

SKALA: 1:100

NR RYS.

IE-2

OCHRONA OD PORAŻEŃ
SAMOCZYNNIE WYŁĄCZENIE
UKŁAD SIECI TN—C—S